




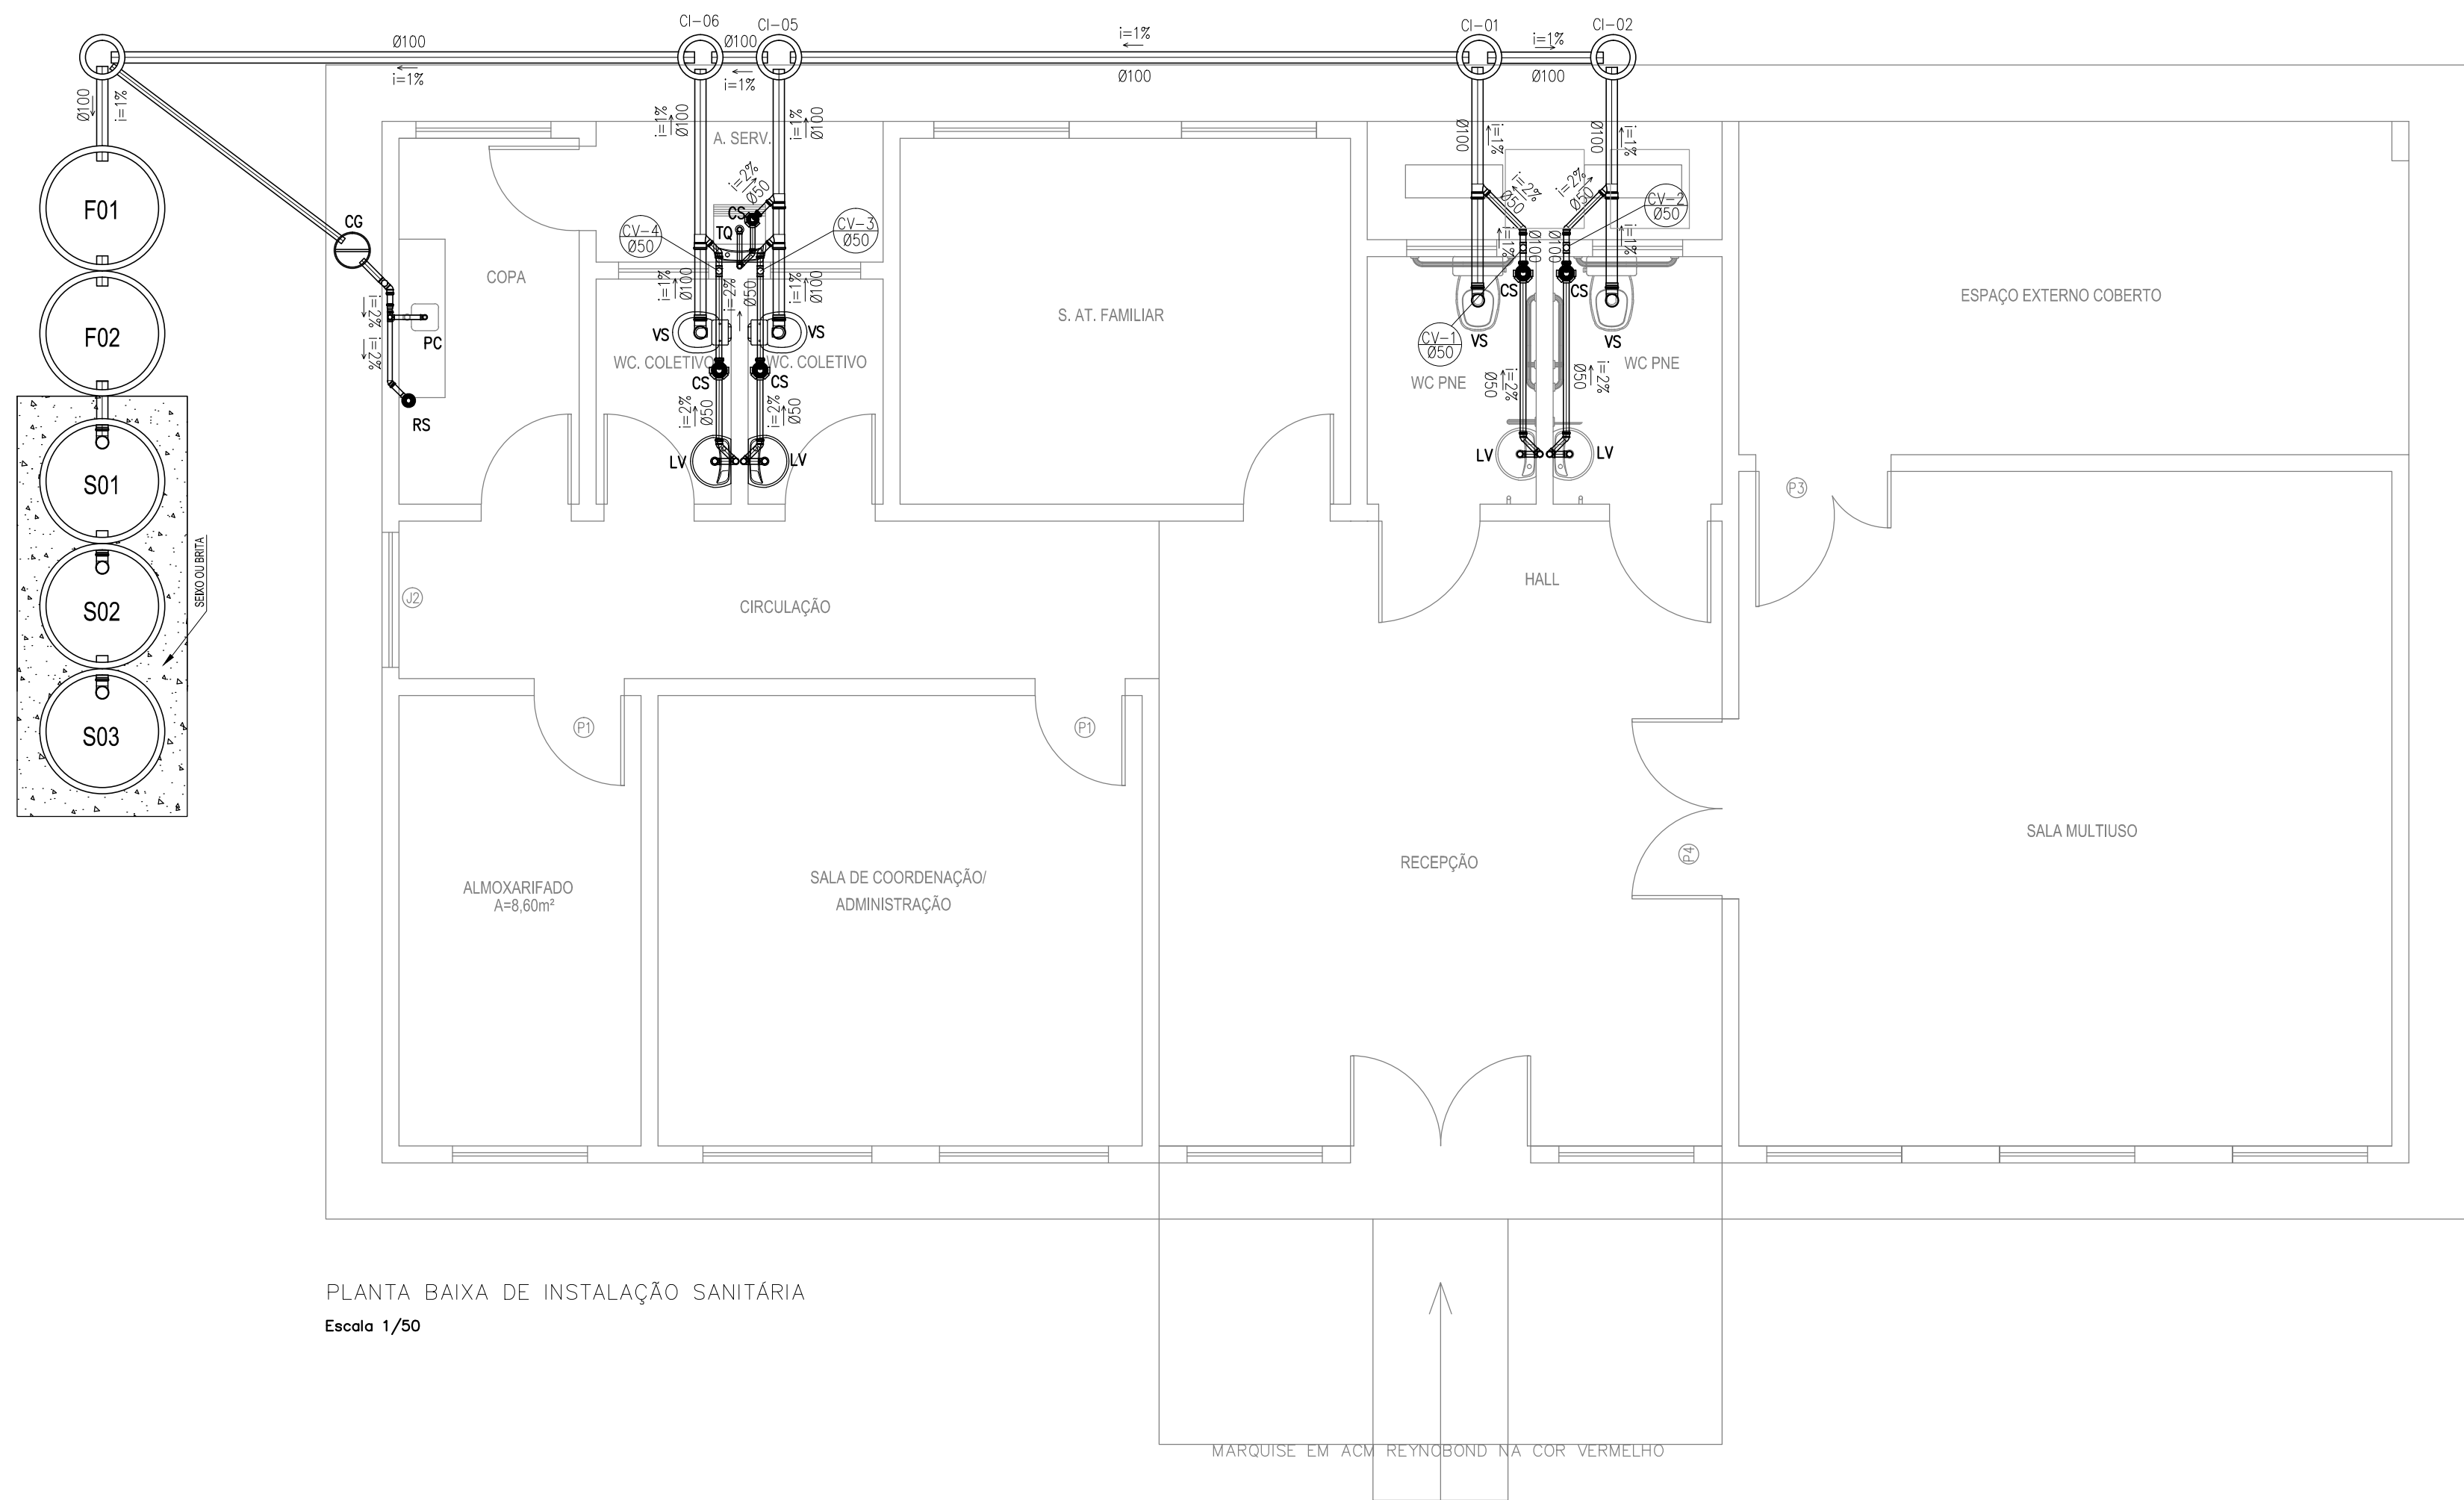


PLANTA BAIXA DE INSTALAÇÃO SANITÁRIA
Escala 1/50

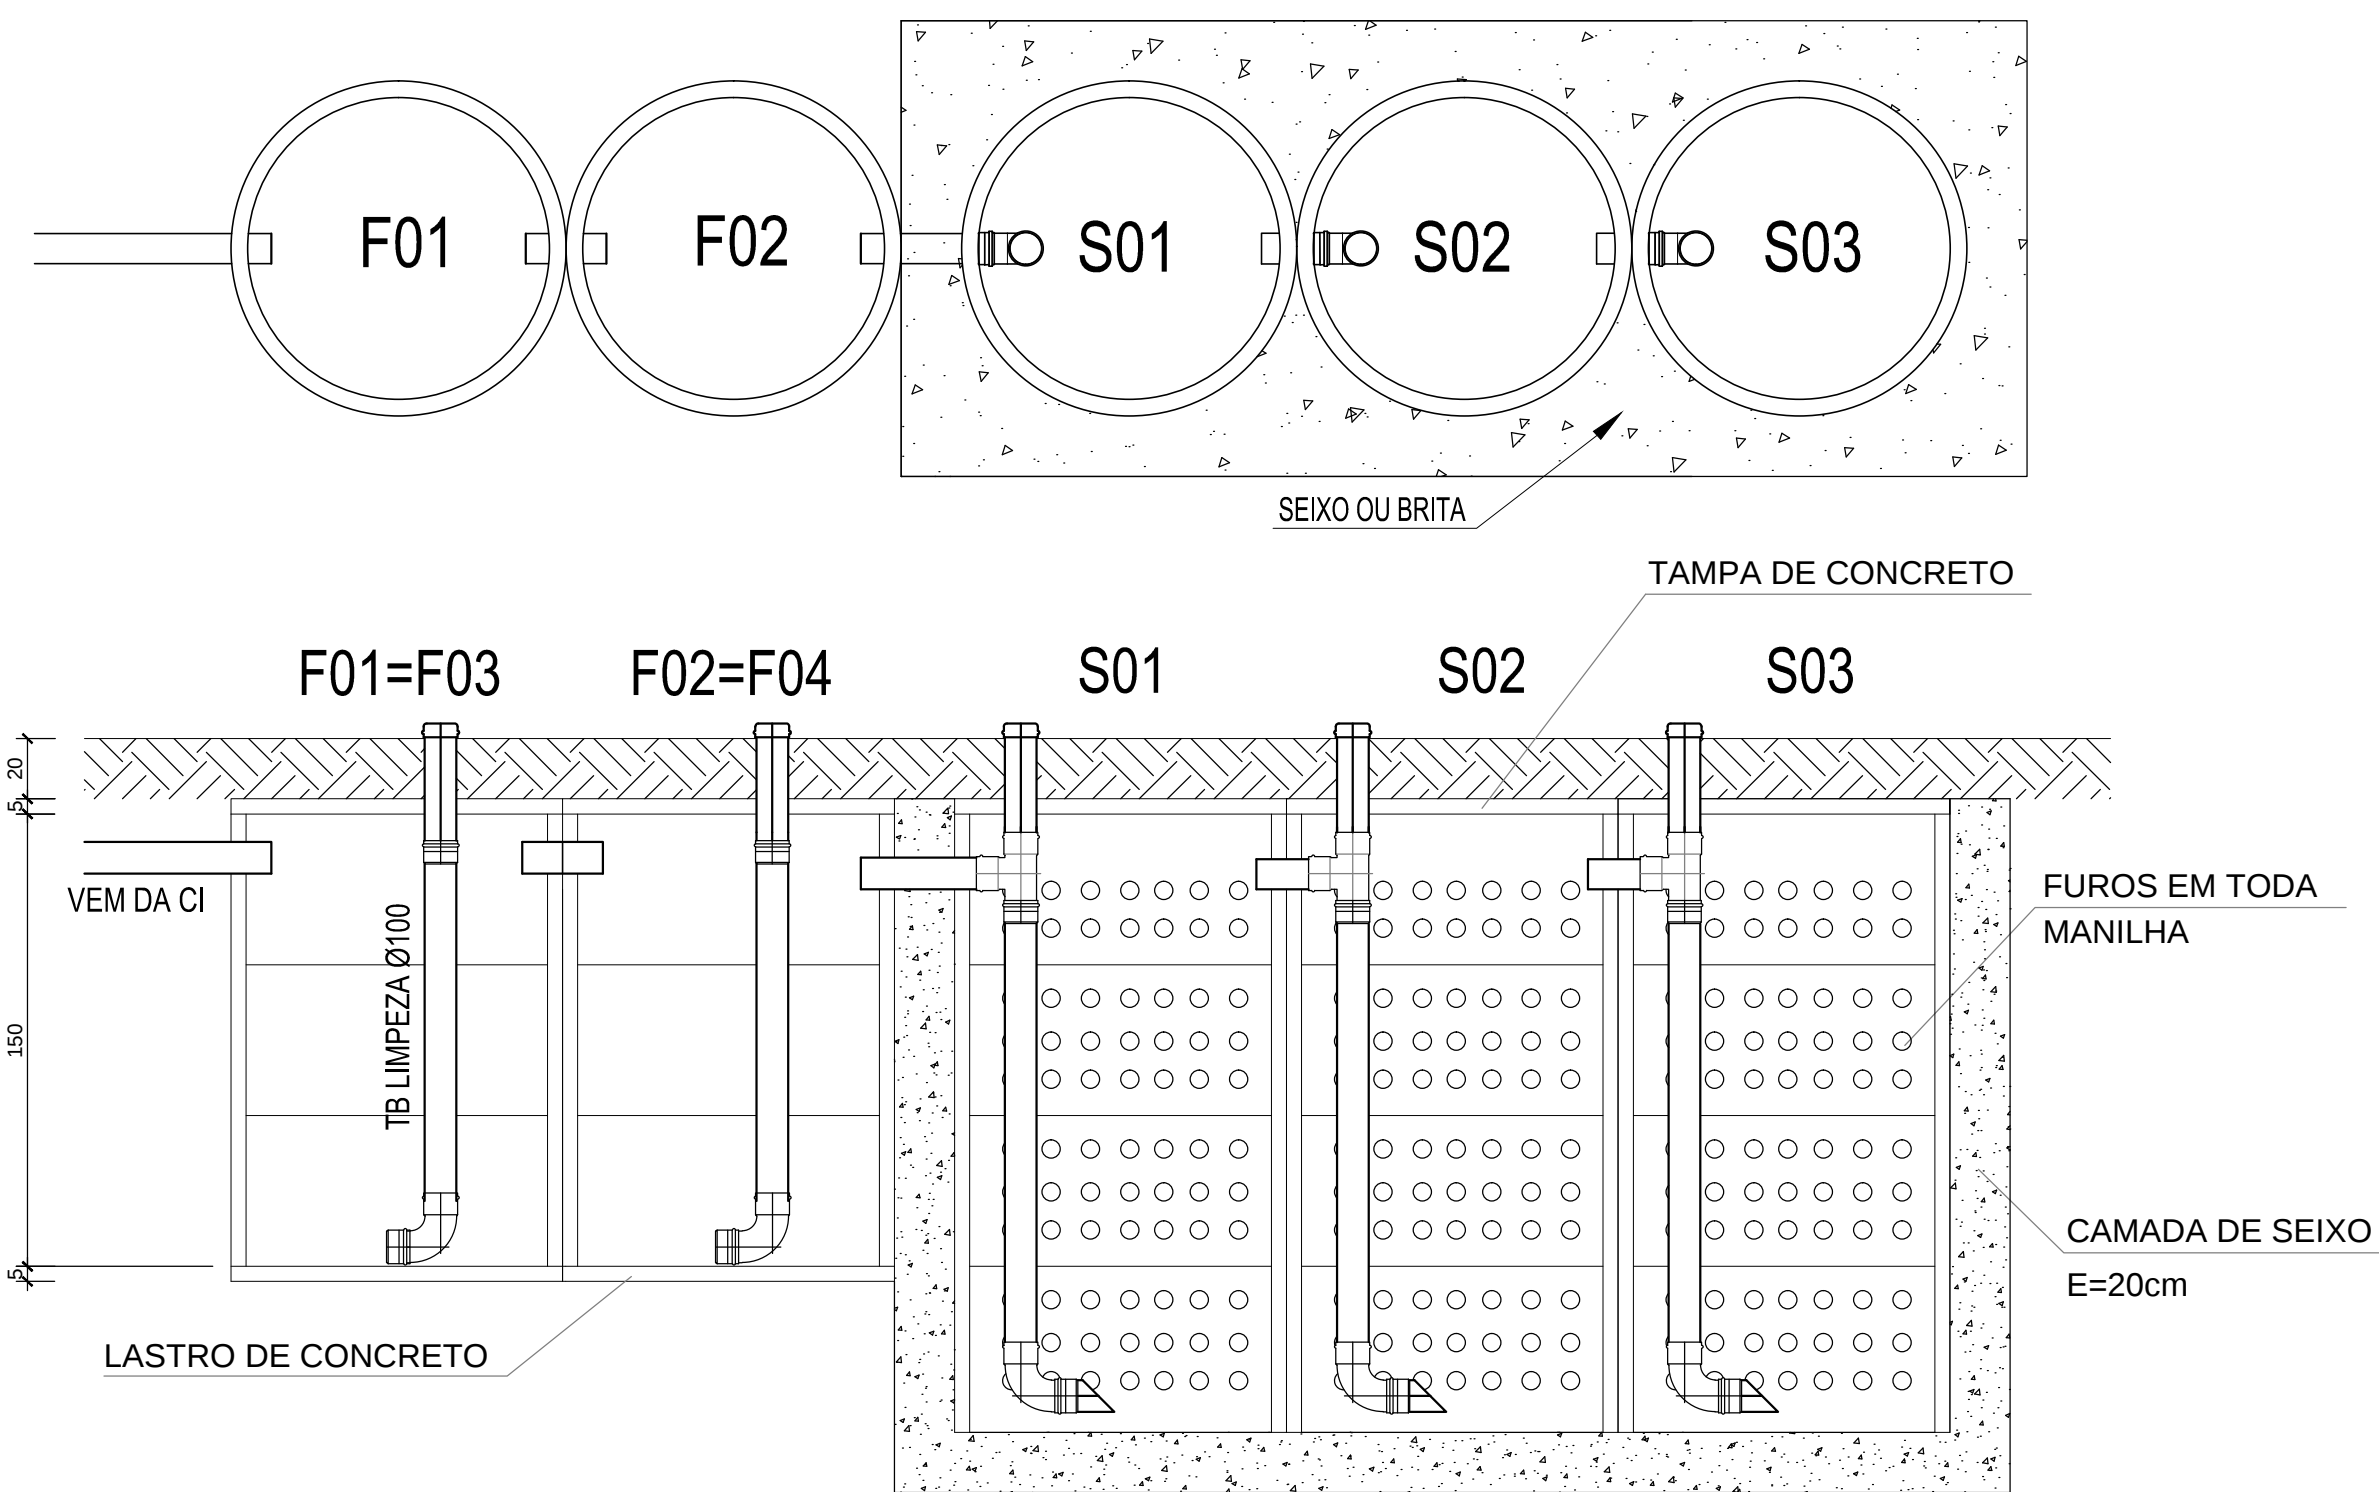

DETALHE FOSSA-SUMIDOURO
ESCALA 1/25

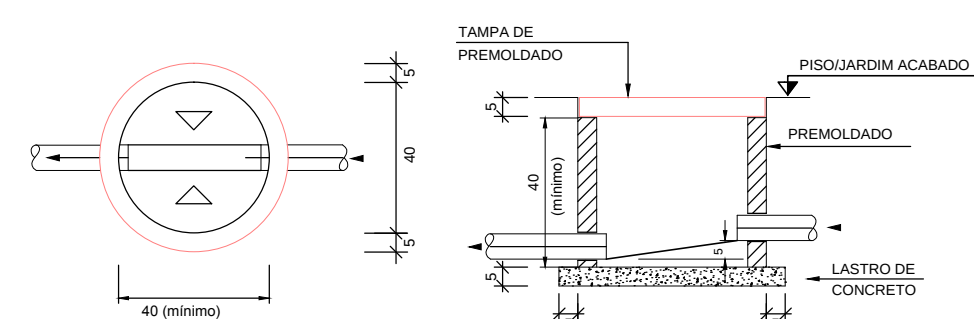

DETALHE
CAIXA DE INSPEÇÃO DE ESGOTO SANITÁRIO
ESCALA 1/20 - COTAS EM (cm)

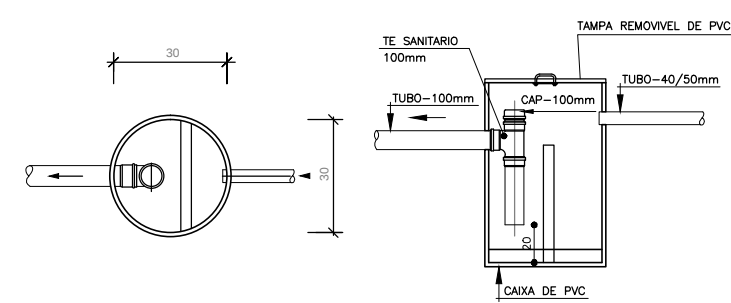

DETALHE
CAIXA DE GORDURA/SABÃO
ESCALA 1/20 - COTAS EM (cm)

CONVENÇÕES - INSTALAÇÕES SANITÁRIAS	
SÍMBOLO	DESCRIÇÃO
	COLUNA DE VENTILAÇÃO
	CAIXA DE INSPEÇÃO Ø40cm
	CAIXA DE GORDURA SINFONADA Ø30cm
	CAIXA SINFONADA Ø100x50mm
	RALO SINFONADO Ø100x40mm
	VASO SANITÁRIO
	LAVATÓRIO
	PIA DE COZINHA
	CHUVEIRO
	TUBULAÇÃO PRIMÁRIA Ø100mm
	TUBULAÇÃO SECUNDÁRIA Ø75/50/40mm

Planacon Planejamento e Consultoria		PLANEJAMENTO E ASSESSORIA DE PROJETOS TÉCNICOS LTDA.	
CLIENTE:		PREFEITA MUNICIPAL DE CARACOL - PI	
PROJETO:	CONSTRUÇÃO DO CRAS - CENTRO DE REFERÊNCIA DE ASSISTÊNCIA SOCIAL	LOCALIDADE:	SEDE
CONVÊNIO SICOV Nº:	873947/2018	ART:	
DESENHO:	MINISTÉRIO DO DESENVOLVIMENTO SOCIAL E COMBATE A FOME	ESCALA:	INDICADA
PROJETISTA:	PROJETO DE INSTALAÇÃO SANITÁRIA	DESENHOAD:	Elenir
DATA:	2018	REV.:	00
FORMATO:	A1	PRANCHA Nº:	SANT 01/01