




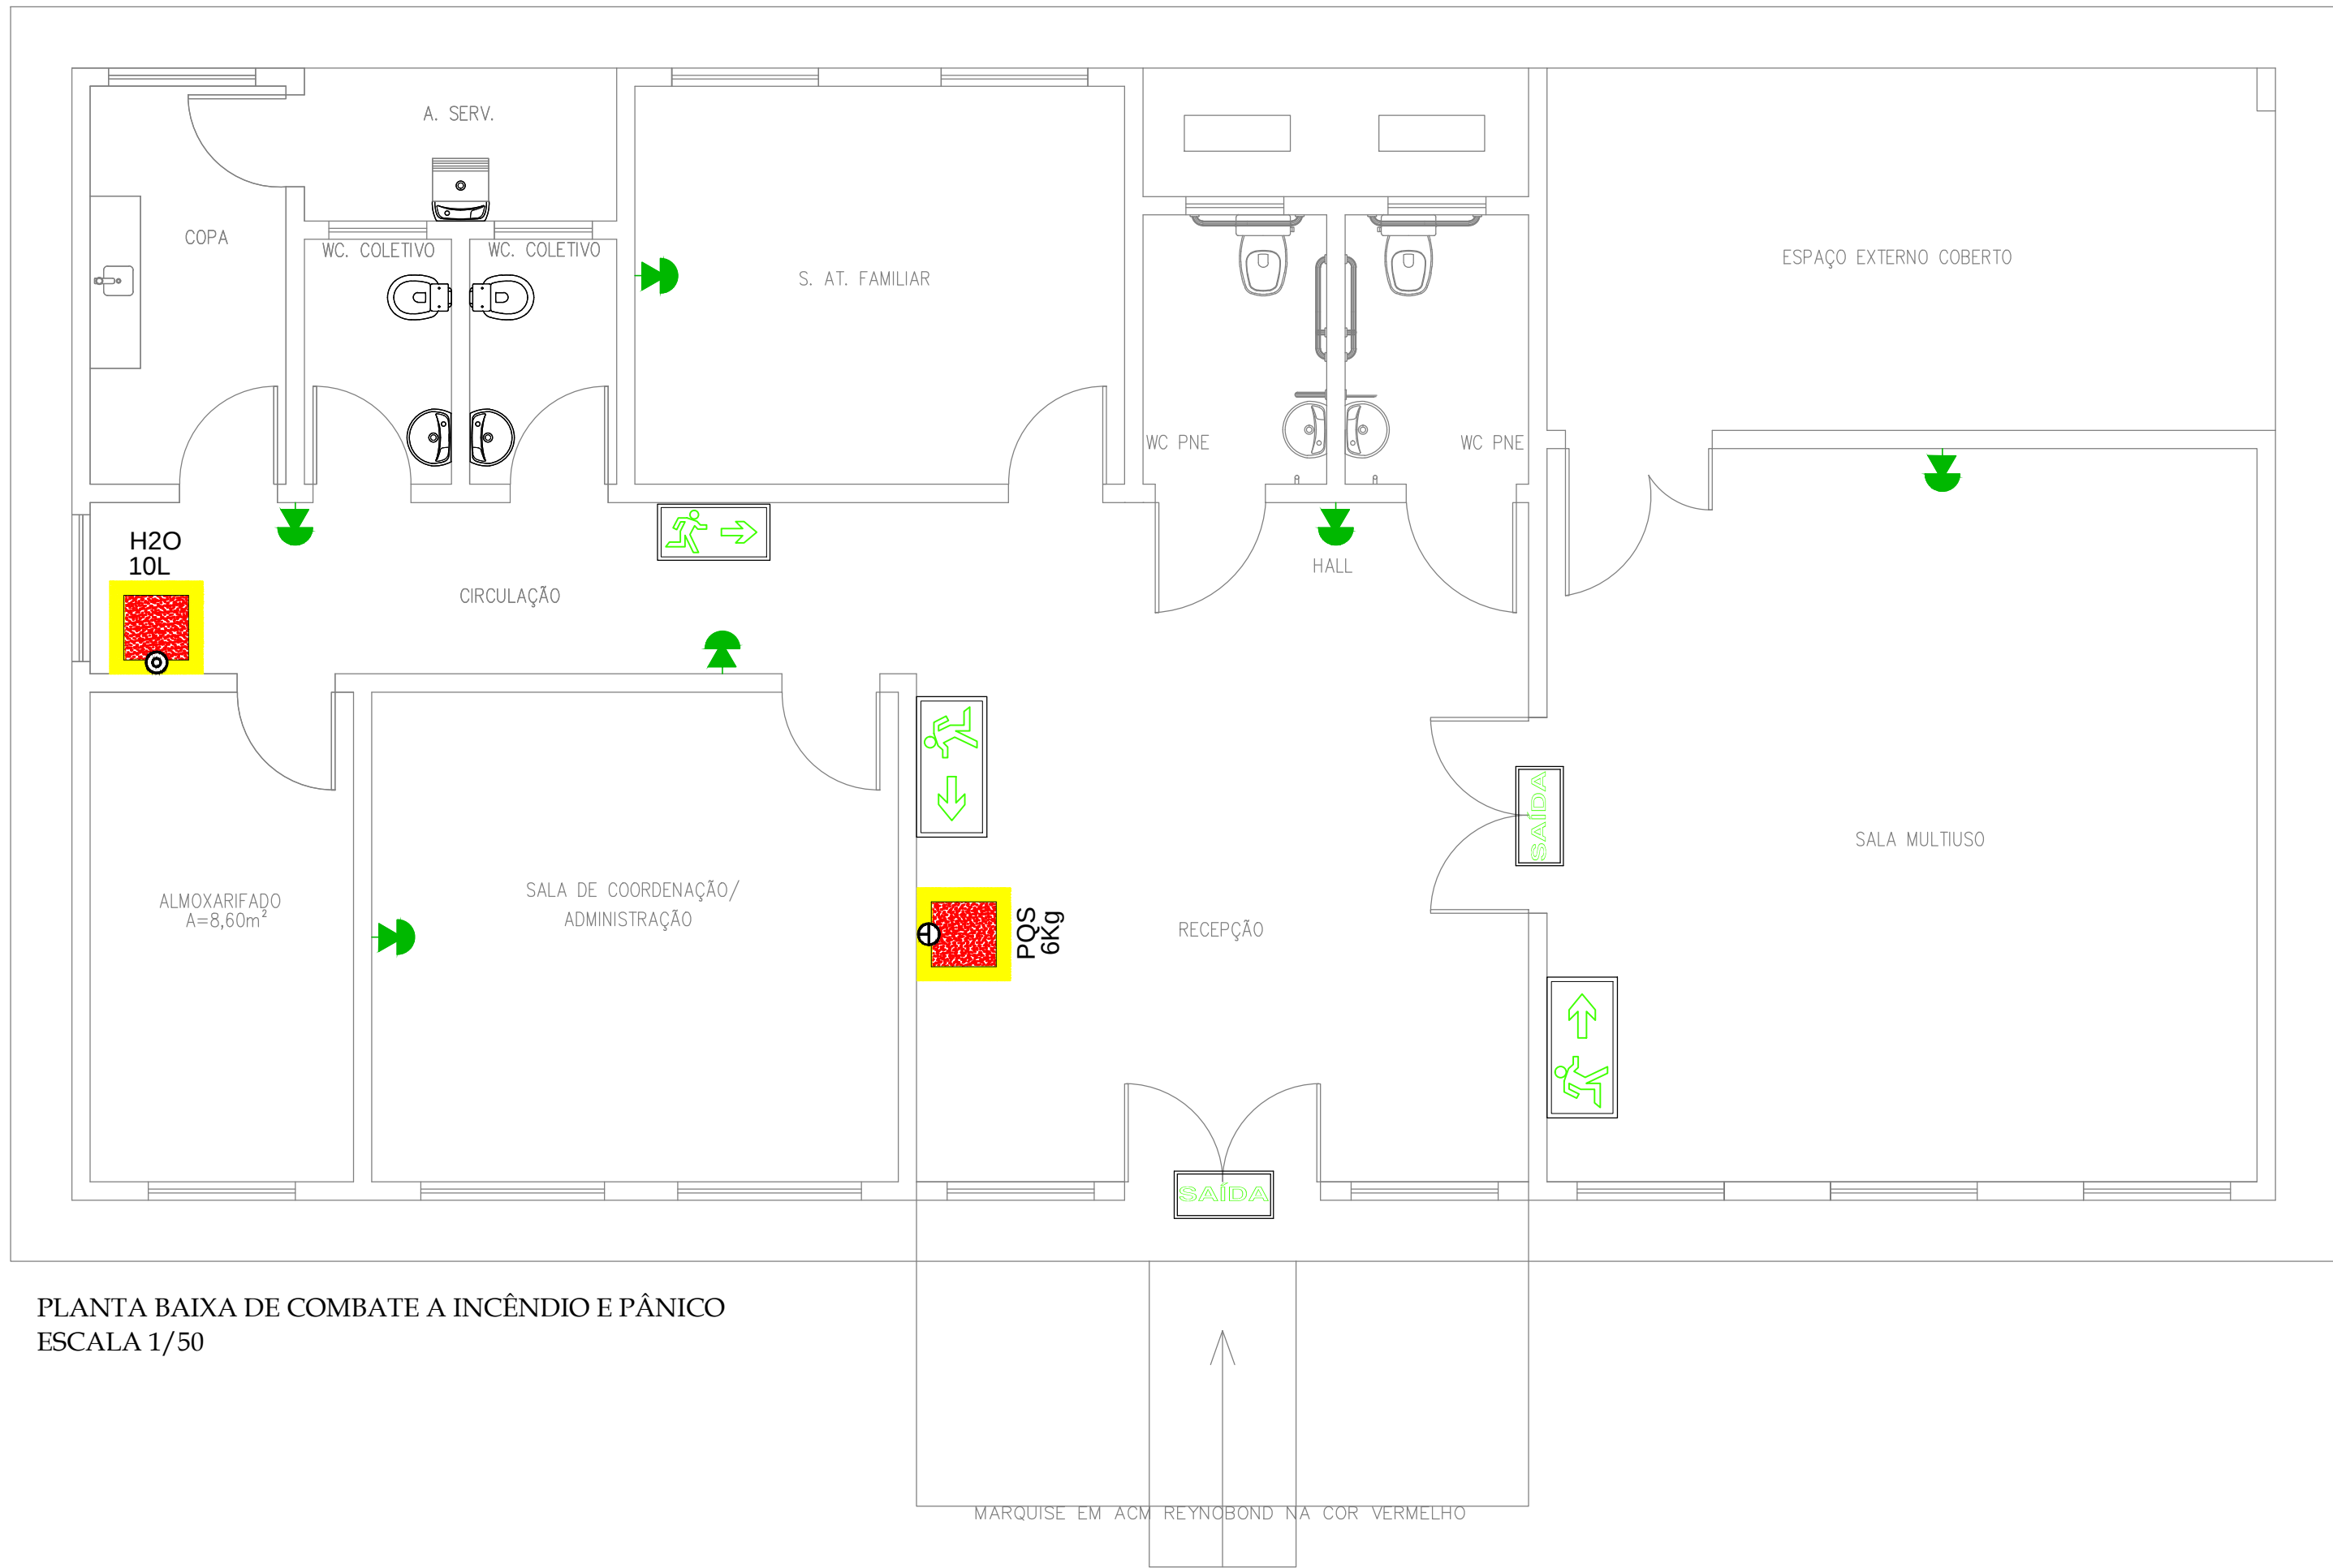

PLANTA BAIXA DE COMBATE A INCÊNDIO E PÂNICO
ESCALA 1/50

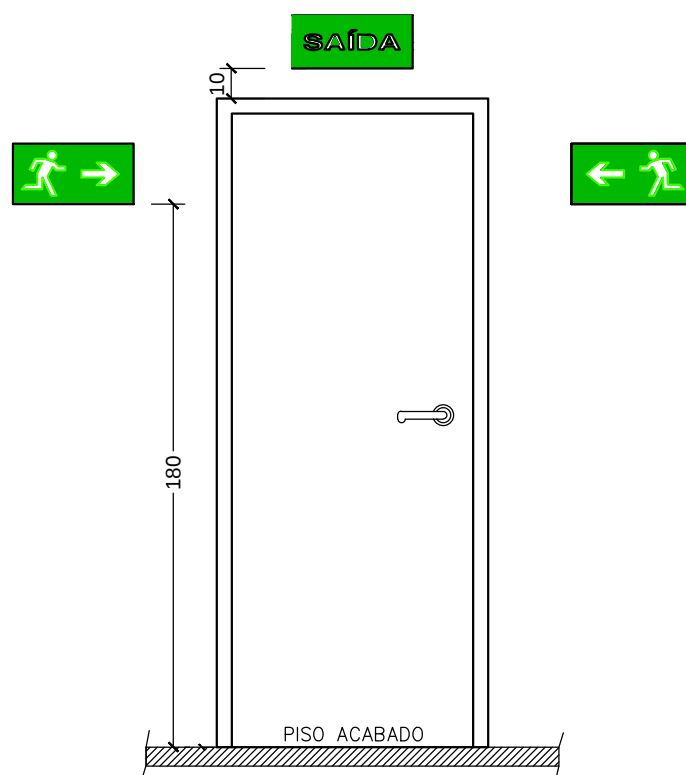


DETALHE DA ALTURA DE INSTALAÇÃO
DA PLACA DE SINALIZAÇÃO
SEM ESCALA

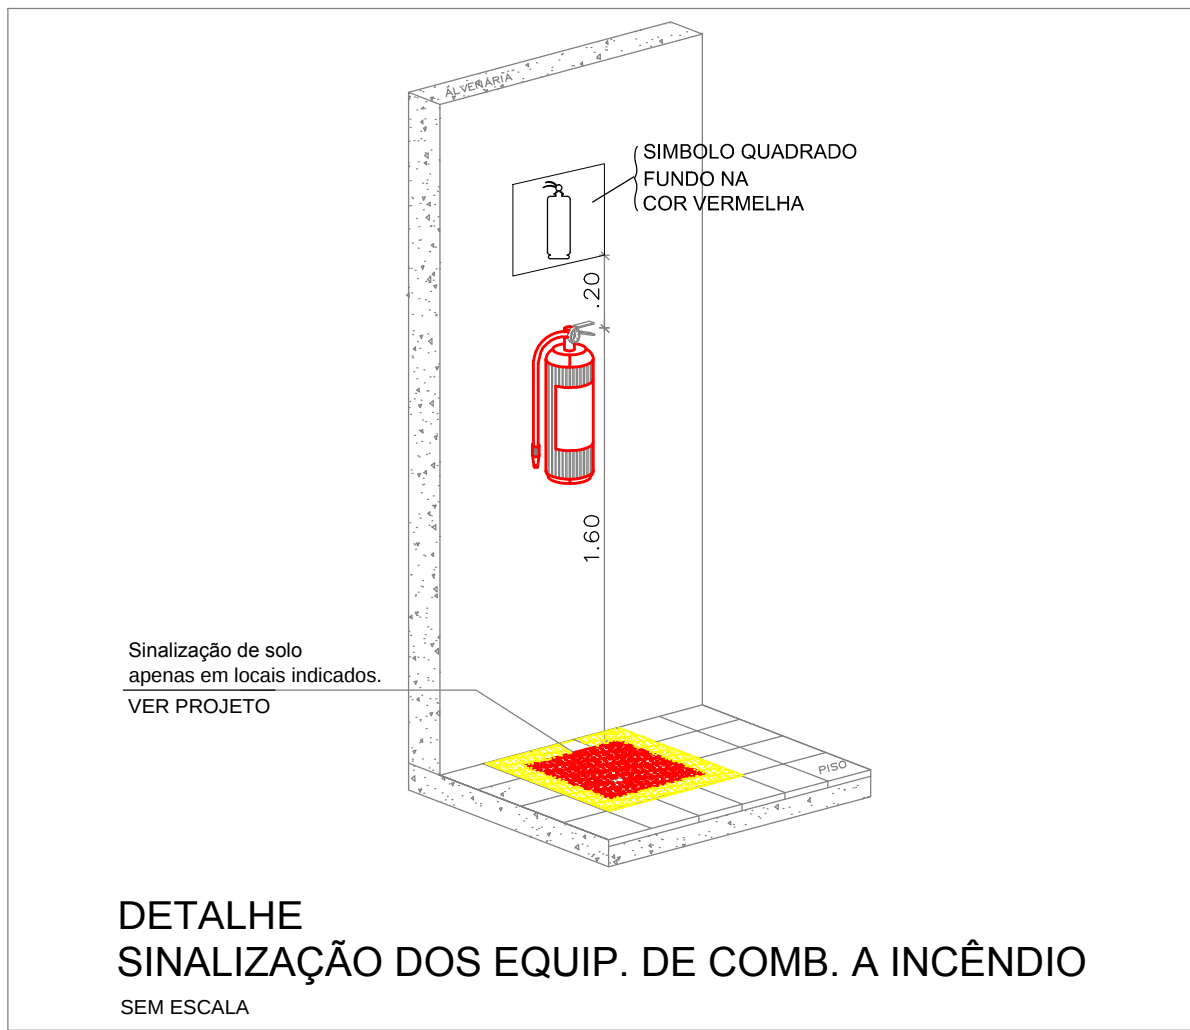


DETALHE
SINALIZAÇÃO DOS EQUIP. DE COMB. A INCÊNDIO
SEM ESCALA



SINALIZAÇÃO DE SAÍDA DE EMERGÊNCIA
ESCALA 1/10

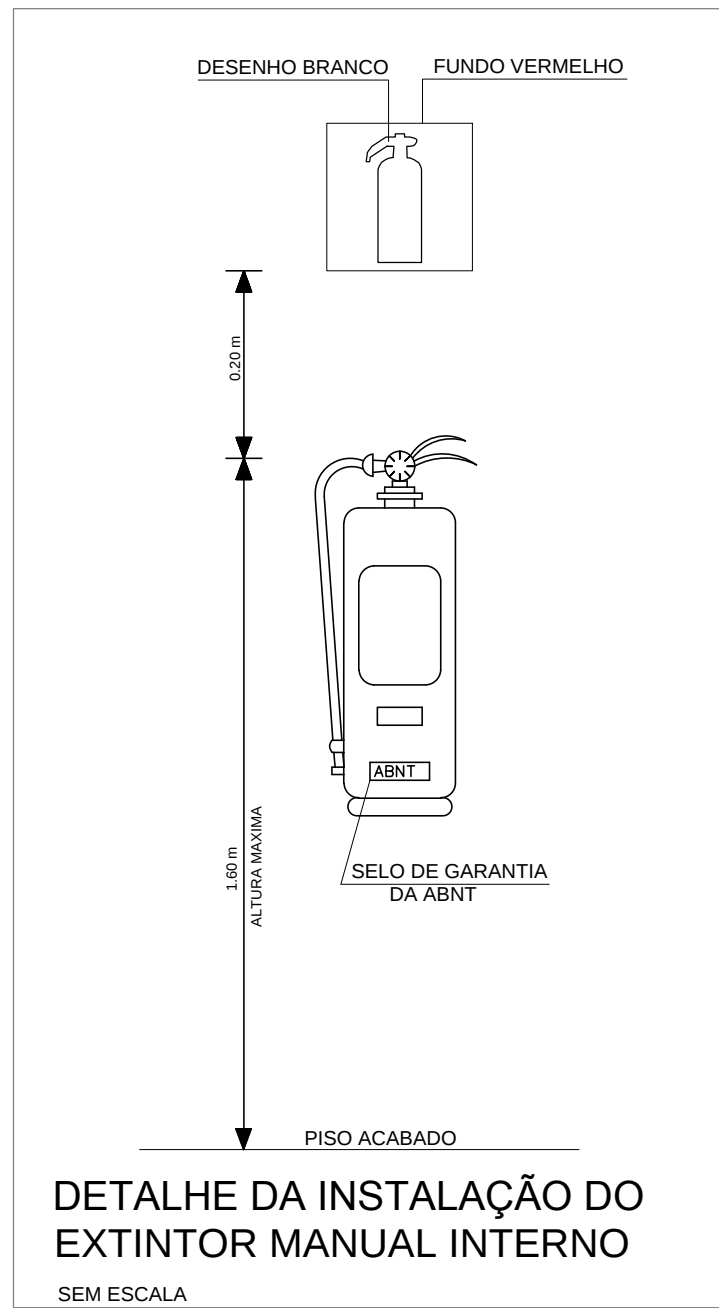

DETALHE DA INSTALAÇÃO DO
EXTINTOR MANUAL INTERNO
SEM ESCALA

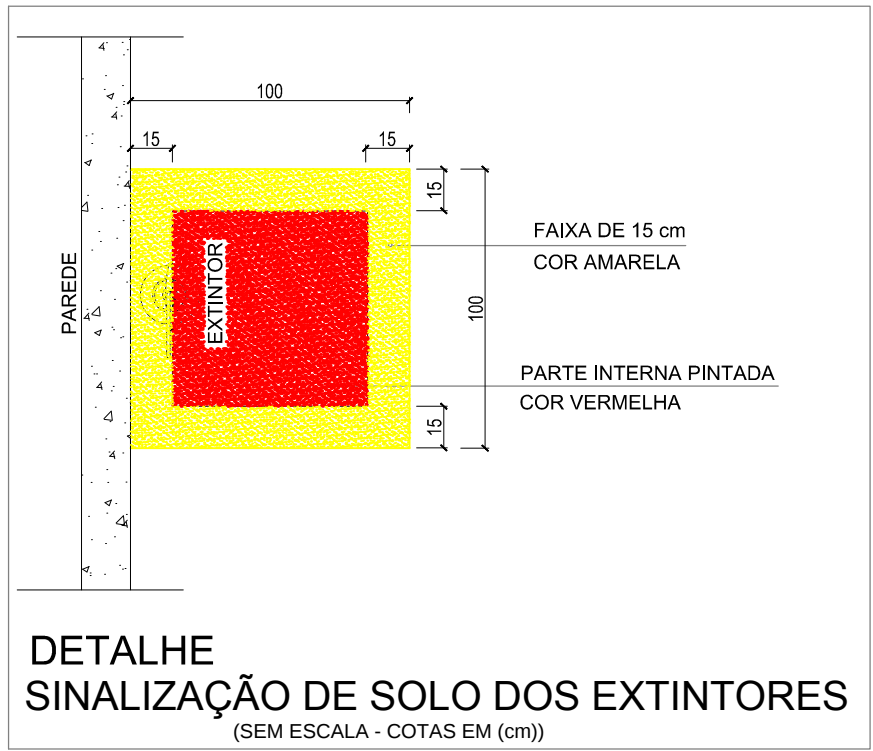

DETALHE
SINALIZAÇÃO DE SOLO DOS EXTINTORES
(SEM ESCALA - COTAS EM (cm))

LEGENDA	
PQS	- EXTINTOR DE PÓ QUÍMICO SECO - 06 kg
AG 10L	- EXTINTOR DE ÁGUA PRESSURIZADA 10 Litros
	- LUMINÁRIA DE EMERGÊNCIA PARA LÂMPADA PL (NA PAREDE)
	- PLACA DE SAÍDA DE EMERGÊNCIA (VER DETALHE)
	- INDICAÇÃO DE SAÍDA DE EMERGÊNCIA (VER DETALHE)



PLANEJAMENTO E ASSESSORIA DE
PROJETOS TÉCNICOS LTDA.

CLIENTE:	PREFEITURA MUNICIPAL DE CARACOL - PI		
PROJETO:	ESTRUTURAÇÃO DA REDE DE SERVIÇOS DE PROTEÇÃO SOCIAL BÁSICA - CONSTRUÇÃO DE CRAS	LOCALIDADE:	SEDE
CONVÊNIO SICONV Nº:	873945-2018	MINISTÉRIO DO DESENVOLVIMENTO SOCIAL/	P.M. DE BONFIM DO PIAUÍ
DESENHO:	PLANTA BAIXA DE COMBATE A INCÊNDIO E PÂNICO	ESCALA:	INDICADAS
PROJETISTA:		DADOS DE CAMPO:	
		DATA:	2018
		REV.:	01
		FORMATO:	A1
		PRANCHA Nº:	INC. 01/01